

STAROSTWO POWIATOWE W LIPNIE
ul. Sierakowskiego 10 B
87-600 LIPNO

MAPA DO CELÓW PROJEKTOWYCH
skala 1:1000
Ark. 366.134.06.3
Obręb: Płonczyn
wieś: Płonczyn 24
gm. Wielgie
powiat: lipnowski

woj. kujawsko-pomorskie
STAROSTA LIPNOWSKI
PROJEKT BUDOWLANY
ZATWIERDZIŁ DECYZJĄ


Nr 60/2011
z dn. 23.02.2011 r.
Z warunkami podanymi
w załączonej decyzji

mgr inż. Andrzej Kapuściński
Naczelnik Wydziału
Architektury i Budownictwa

Za zgodność z oryginałem


mgr inż. Andrzej Miazek

Uprawnienia budowlane do projektowania bez ograniczeń
w specjalności instalacji inżynierskiej
w zakresie sieci i instalacji wodociągowo-kanalizacyjnych
nr U.A.M. 7342-5/85/94 WK
ALIMAS 534/01

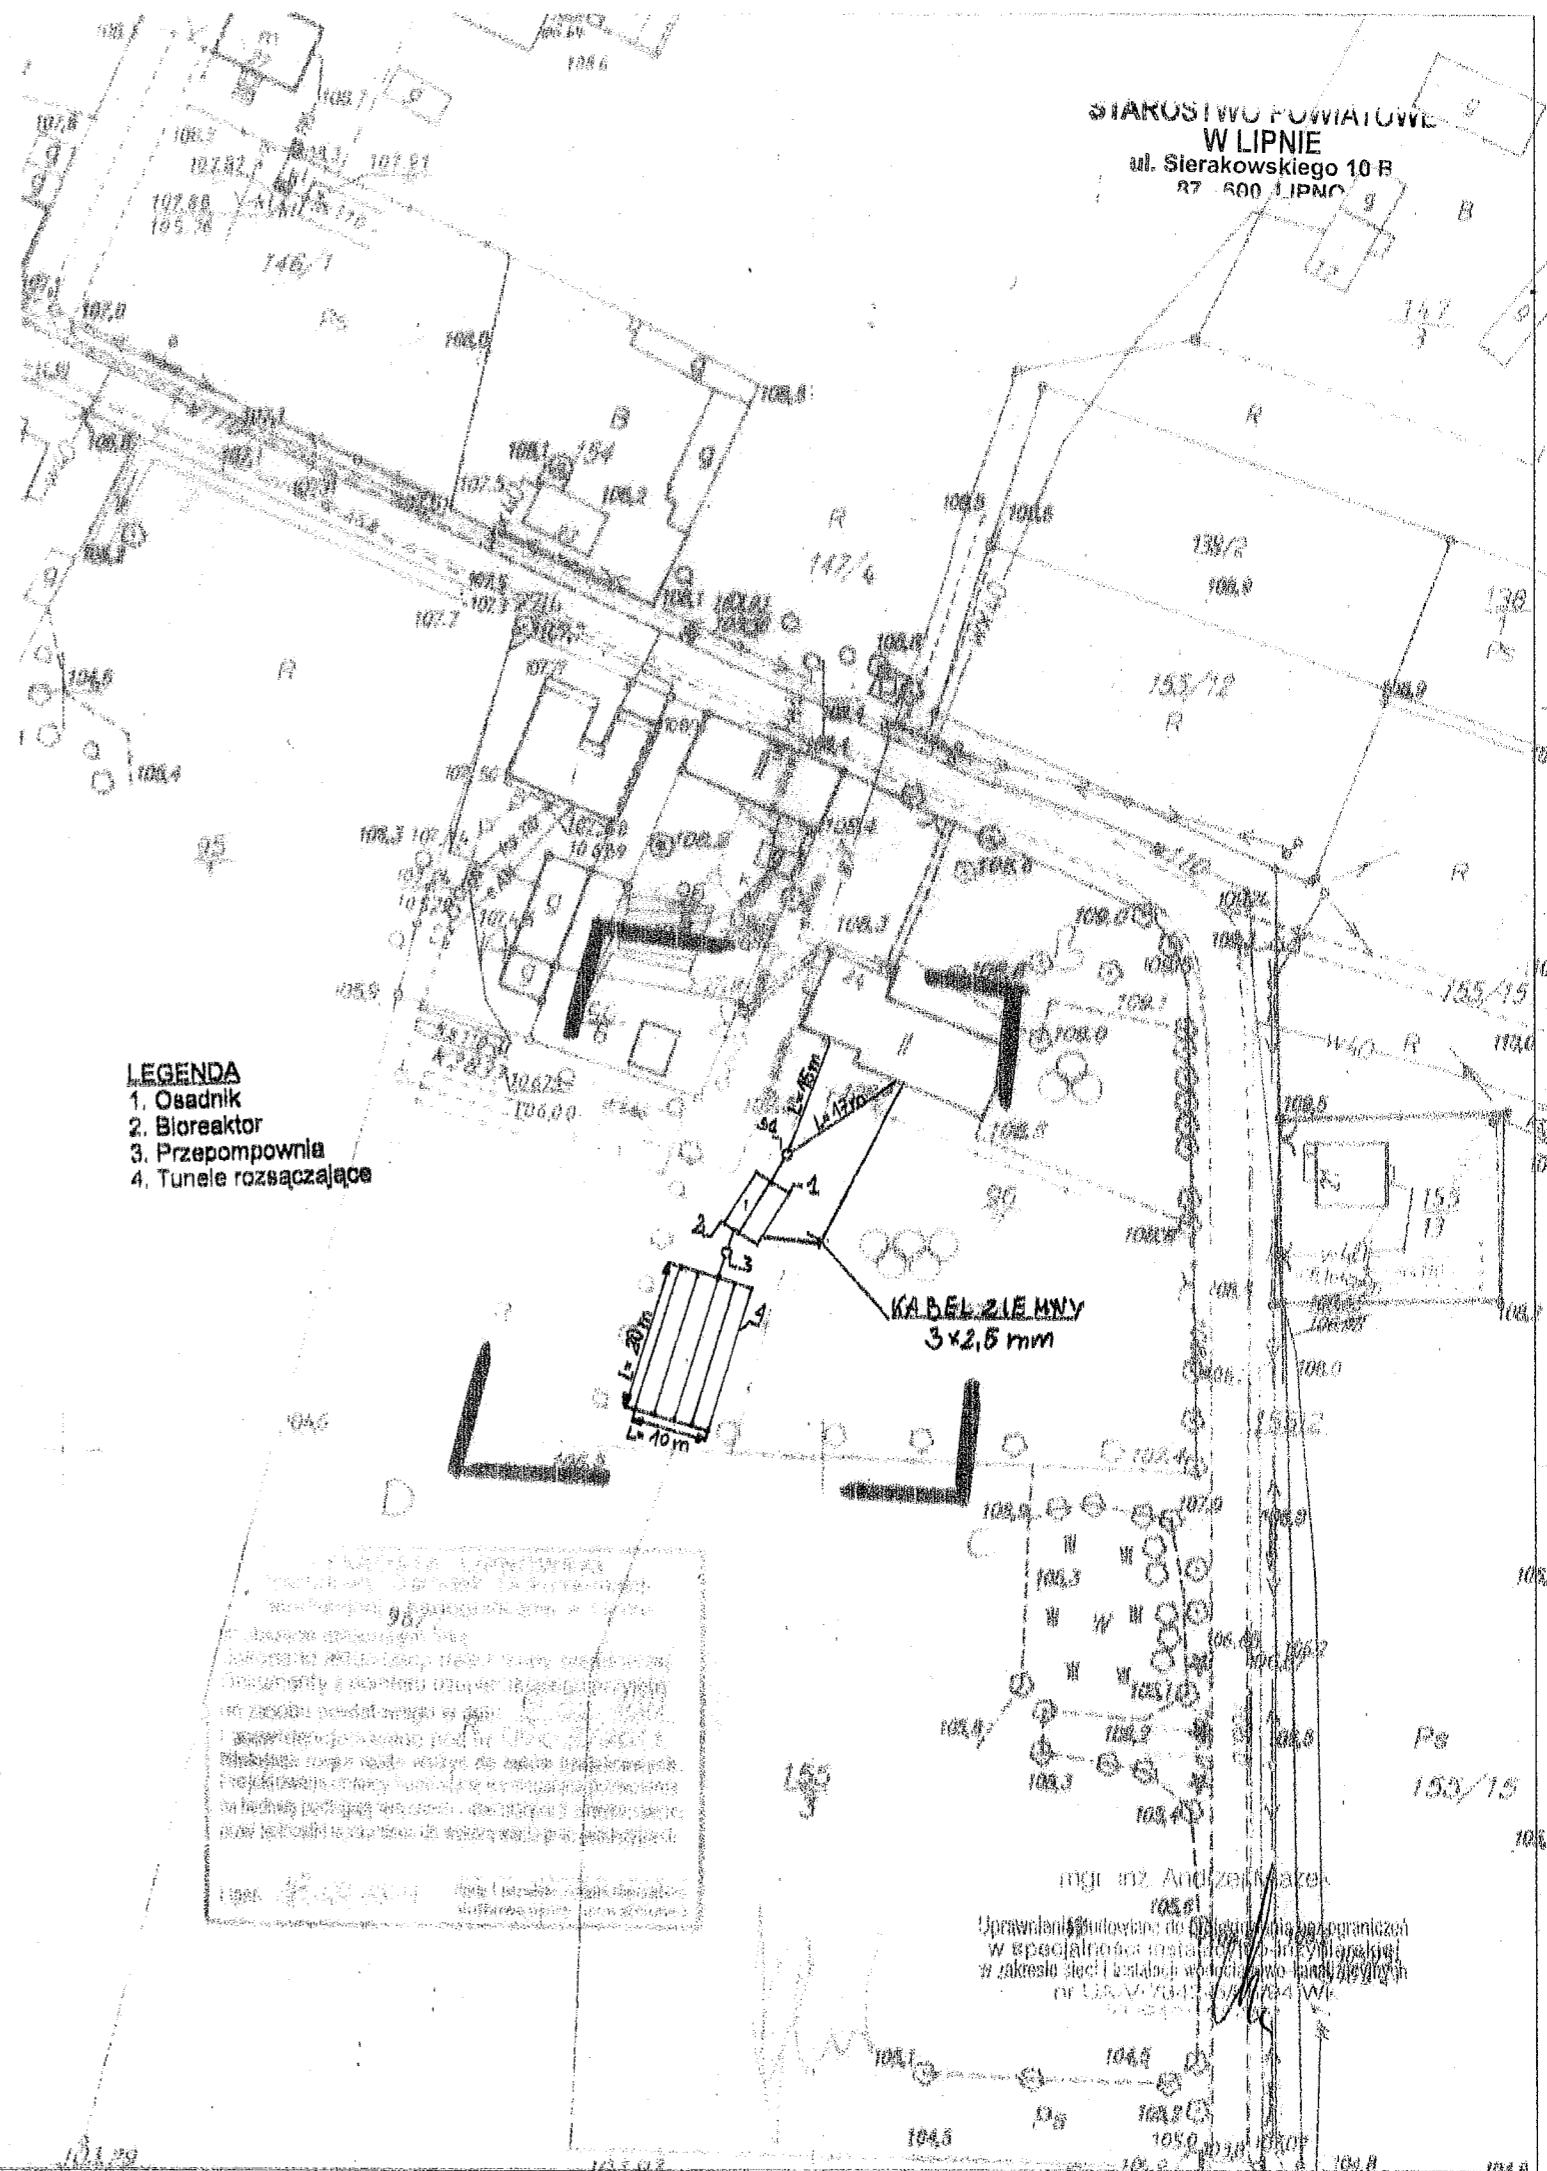

EKO-BUD Agnieszka Żołędowska 87-800 Włocławek ul. Złotowa 1a			
Zlecający	Urząd Gminy Wielgie 87-603 Wielgie ul. Starowlejska 8	gm. Wielgie woj. Kuj-Pom	
Obiekt	Grupowa oczyszczalnia ścieków Płonczyn 24, Dz. nr 96/7, gm. Wielgie	skala 1:100	
Nazwa	Plan zagospodarowania terenu		rys. nr
	imię i nazwisko ANDRZEJ MIAZEK		1
Projektant	UA-V-7342-5/85/94 WK	data	podpis
		VI.2011	<i>[Signature]</i>

TUNEL FILTRACYJNY

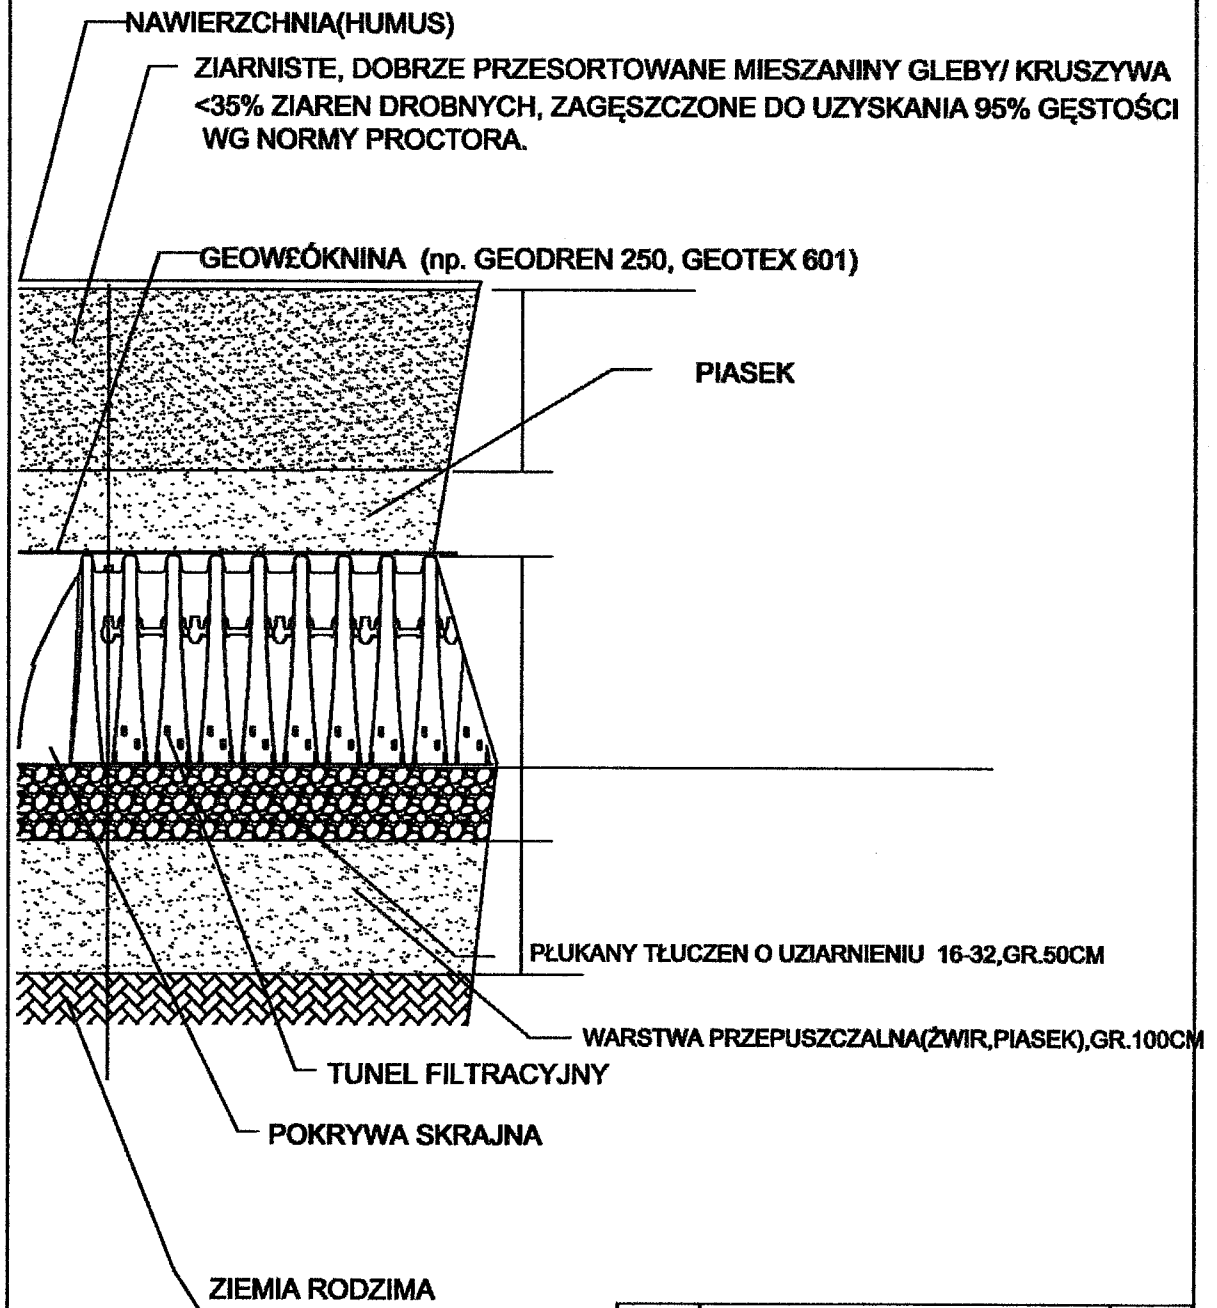

Obiekt	Przydomowa biologiczna oczyszczalnia ścieków	skala	1:100
Tytuł rysunku	Tunel filtracyjny	rys. nr	3
	imię i nazwisko	data	podpis
Projektant	ANBRZEJ PIASEK UA-V-7342-5/85/94 WK	VI.2011	