

MAPA DO CELÓW PROJEKTOWYCH
Skala 1:1000

województwo kujawsko-pomorskie

powiat lipnowski

Gmina : Wielgie - 040809_2

Obwód : Witkowo - 0021

Dz. nr wg zakresu

Sekcja 6. 185.31.16.13; 6. 185.30.20.22

666640.2.820.2016

Układ współrzędnych 2000

Poziom odniesienie Krasztadt 60

Mapa do celów projektowych

Mapa służąca w oznaczonym zakresie na dzień 3.12.2016r.

Nie ma potrzeby przeprowadzania badania aktualności granicowej

Lpna. data 21.12.2016 r.

Wykonawca:

USŁUGI GEODEZYJNE

Zdzigniew Wyszczepski

ul. T. Kościuszki 21/2, 87-400 Lipno

WP 885-184-99-06-0000 340479430

tel/fax 664 288 70 33 kom. 603 887 350

Obwód Witkowo

1. dz.nr 293/1 wł. Jadviga, Bogusław.

2. dz.nr 296/1 wł. Dariusz, Bożena, Tadeusz Wojciechowski.

3. dz.nr 297/1 wł. Anna Józef Wilmarczyk.

4. dz.nr 317/1 wł. Irena, Grzegorz Hincz.

5. droga poszerzenie pasa dz.nr 317/2 wł. powiat lipnowski.

6. pas drogowy - dz.nr 345 wł. powiat lipnowski.

7. poszerzenie pasa dz.nr 178/2 wł. powiat lipnowski.

8. dz.nr 178/6 - wł. Anna, Józef Wilmarczyk.

PLAN SYTUACYJNY

ZAGOSPODAROWANIA TERENU

działki nr 293/1, 296/1, 297/1, 317/1, 317/2, 348, 178/2, 178/6 w m. Witkowo gm. Wielgie.


dotyczy: 1. planu sytuacyjnego projektowanej sieci wodociągowej.

2. opisu technicznego projektowanej sieci wodociągowej.

Investor : Gmina Wielgie.

skala 1 : 1000.

Pełnomocnik, za którego występuje w wyroku pro godozycy, w sprawie geodezyjnej, których rozstrzygnięcie zawiera sprawozdanie geodezyjne, do ewidencji nieruchomości postawowego zasoby geodezyjne i kartograficzne	STANISŁAWA LIPNOWSKA
Organ prowadzący przewidywany zespół geodezyjny i kartograficzny	PAWEŁ JÓZEF WISZCZEPKI
Identyfikator ewidencyjny nieruchomości - operata technicznego	18.15.10.101
Data ewidencji ewidencji nieruchomości do ewidencji nieruchomości zasoby geodezyjne i kartograficzne	18.15.10.101
Linia, nazwisko i podpis osoby reprezentującej organ	18.15.10.101

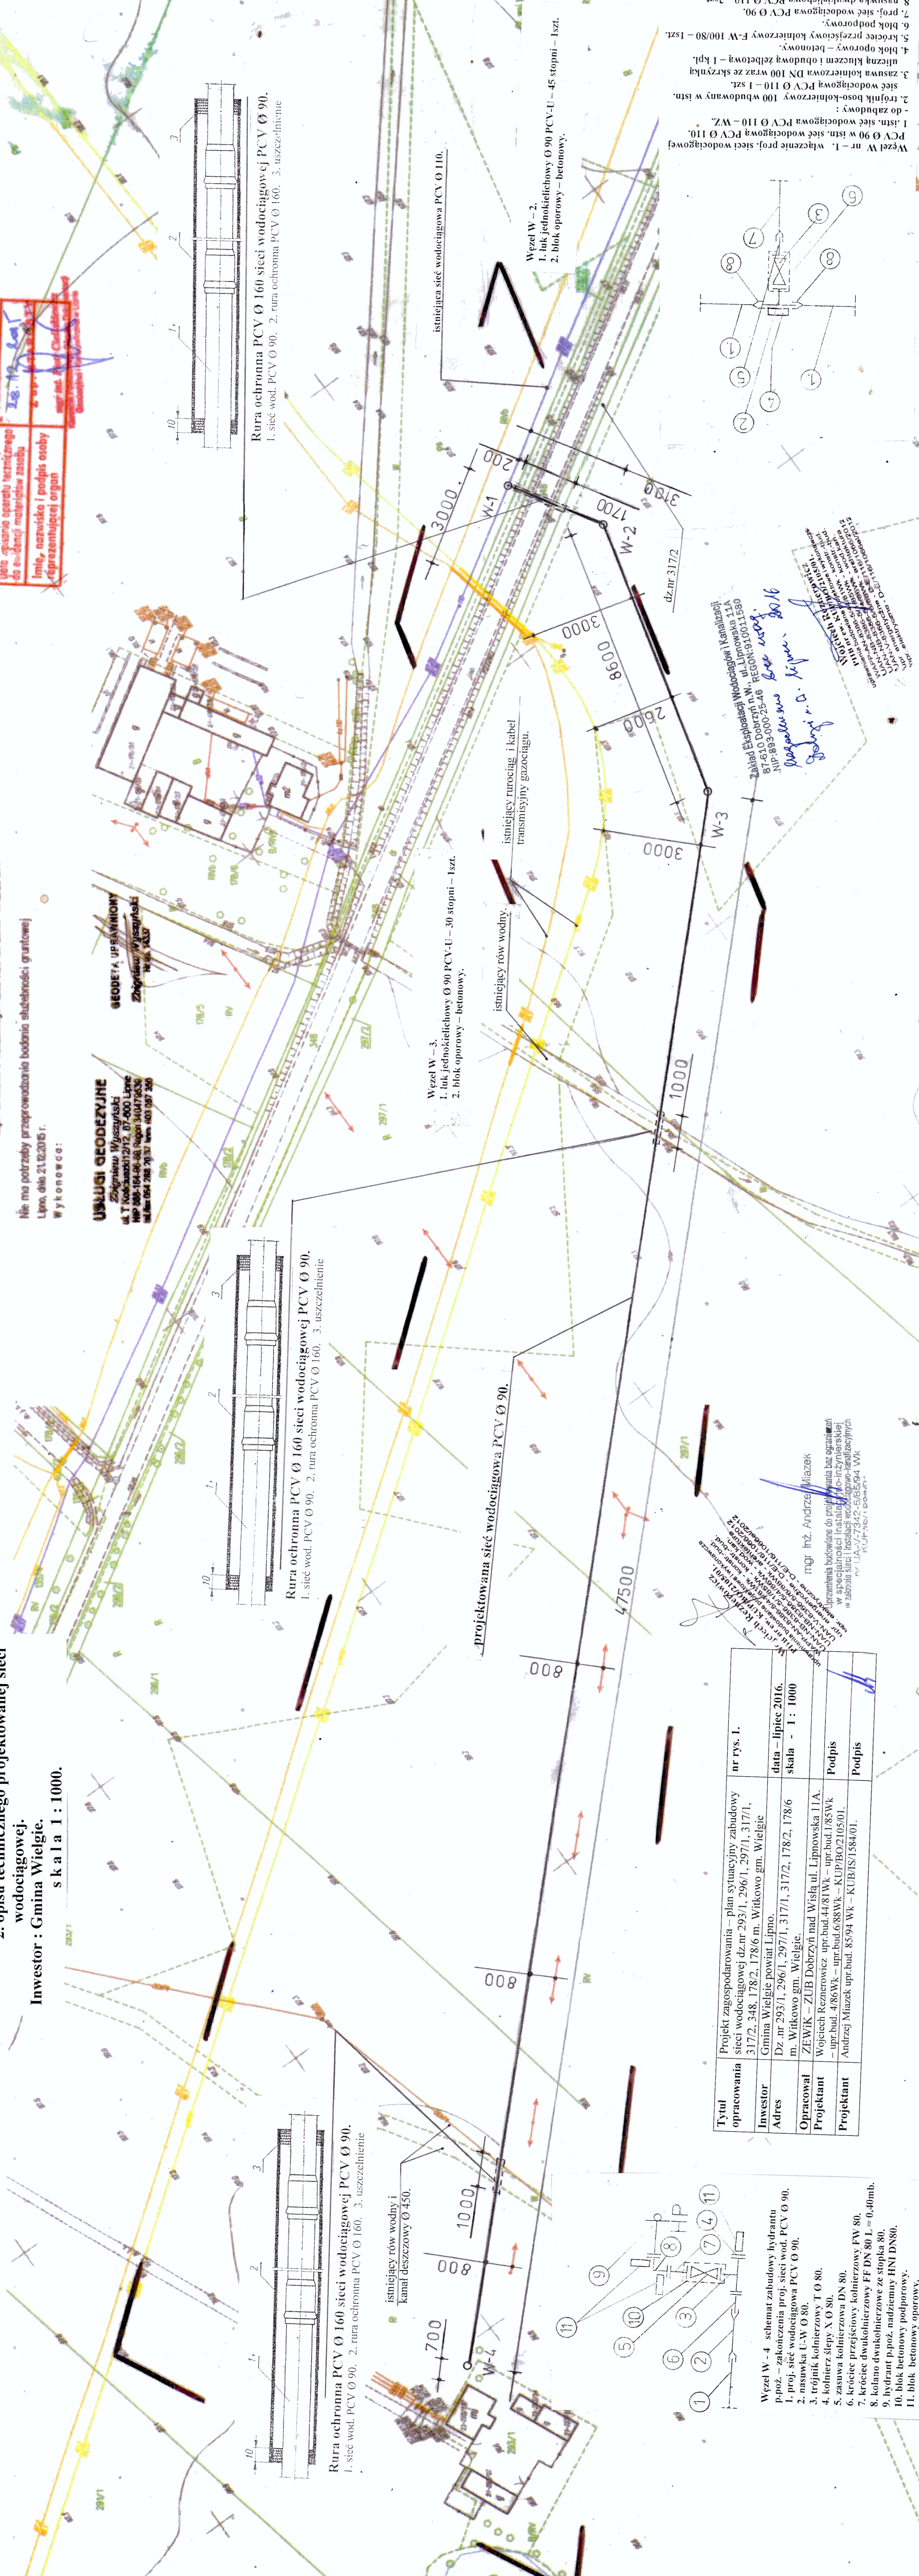

Tytuł opracowania	Projekt zagospodarowania - plan sytuacyjny zabudowy sieci wodociągowej dz.nr 293/1, 296/1, 297/1, 317/1, 317/2, 348, 178/2, 178/6 m. Witkowo gm. Wielgie	nr rys. 1.
Investor	Gmina Wielgie powiat Lipno	data - lipiec 2016.
Adres	m. Witkowo gm. Wielgie.	skala - 1 : 1000
Opracował	ZEWIK - ZUB Dobrzyń nad Wisłą ul. Lipnowska 11A.	Podpis
Projektant	Wojciech Reznorowicz upr.bud.4418 WK - upr.bud.1785WK - upr.bud.486WK - upr.bud.688WK - KUP/BO/2105/01.	Podpis
	Andrzej Miazek upr.bud. 8594 WK - KUB/IS/1584/01.	

- Wzrost W - 4 schemat zabudowy hydrantu
1. prof. siec wodociągowa PCV Ø 90.
 2. nasówka U-W Ø 80.
 3. trójnik kolimierzowy T Ø 80.
 4. kolimierz X Ø 80.
 5. zasawa kolimierzowa DN 80.
 6. koreciny przejściowy kolimierzowy FW 80.
 7. koreciny dwukolimierzowy FF DN 80 L = 0,40mb.
 8. kolano dwukolimierzowe ze stopka 80.
 9. hydrant p-poz. nadziemny HNI DN80.
 10. blok betonowy podporowy.
 11. blok betonowy oprorowy.

Gmina Spółka Wodna "Nowoc" w Wielgim 87-603 Wielgie
wielgiewskie
Magdalena bez uszy
lipiec 2016r
SEKRETARZ
GMINNEJ SPÓŁKI WODNEJ
Roman Wojciechowski

- Wzrost W nr - 1. włączenie prof. sieci wodociągowej PCV Ø 90 w istn. siec wodociągowa PCV Ø 110 - do zabudowy
1. istn. siec wodociągowa PCV Ø 110 - WZ.
 2. trójnik kolo-kolimierzowy 100 wbudowany w istn. siec wodociągowa PCV Ø 110 - 1 szt.
 3. zasawa kolimierzowa DN 100 wraz ze skrzyżką uliczną kolimierzowa DN 100 - 1 kpl.
 4. blok oprorowy - betonowy.
 5. koreciny przejściowy kolimierzowy F-W 100/80 - 1 szt.
 6. blok podporowy.
 7. prof. siec wodociągowa PCV Ø 90 - 2 szt.
 8. nasówka dwukolimierzowa PCV Ø 110 - 2 szt.

Zakład Elektrycznej Wodociągowej Kanalizacji
81-640 Dobrzyń W., ul. Lipnowska 11A
REGON 141001150
NIP 893-000-2546
mgr inż. Andrzej Miazek
lipiec 2016